



平面図(1) 縮尺 1:500

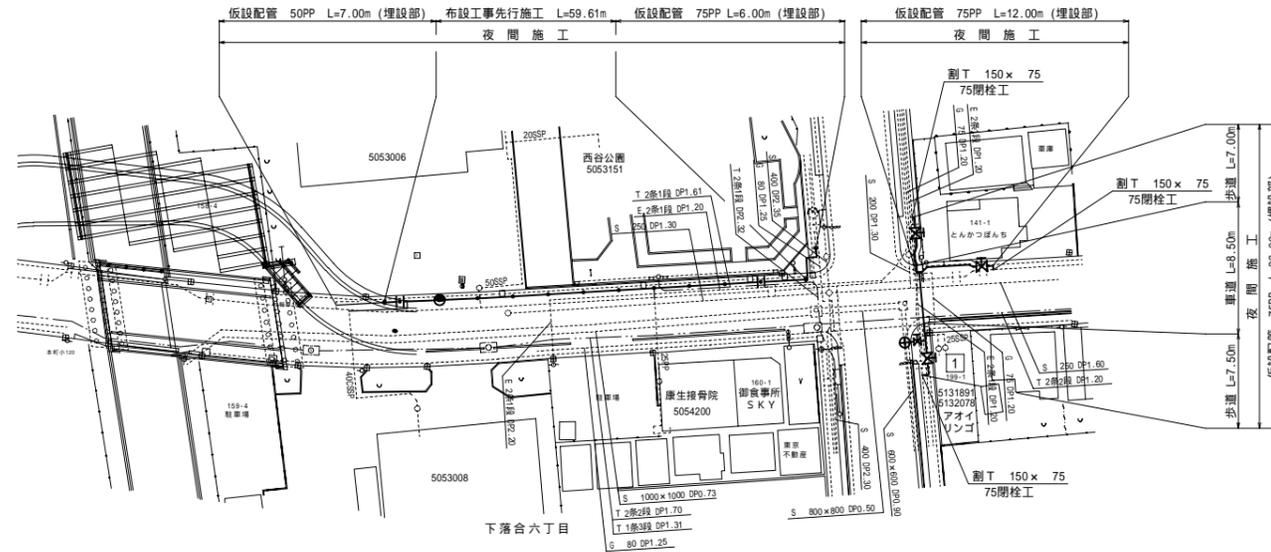

仮設配管図(1) 縮尺 FREE

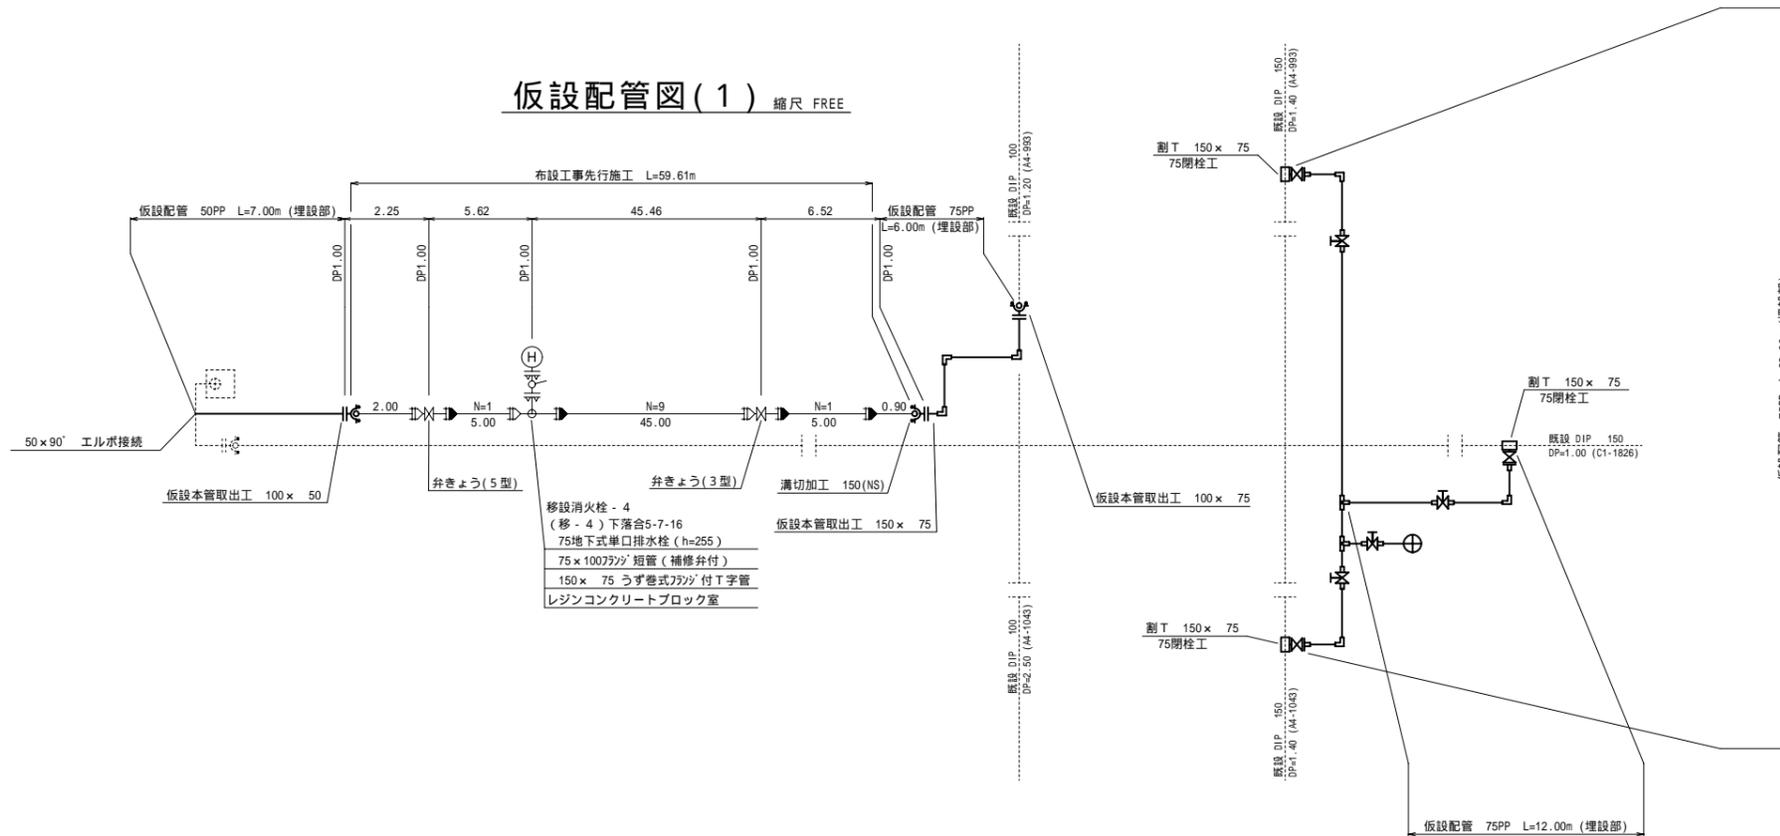

仮設分水工 夜間施工

TYPE	形状寸法	延長	件数	備考
1	75 x 25	0.2	1	道路内(歩道)
計			1	

仮設給水本管 75PP L= 41.00m (埋設部)
50PP L= 7.00m (埋設部)

仮設分水工 昼間施工

TYPE	形状寸法	延長	件数	備考
2	75 x 13	0.5	6	道路内(県道B交通)
3	75 x 20	0.8	2	#
4	75 x 25	0.5	3	#
5	75 x 30	0.5	1	#
6	75 x 40	0.7	1	#
7	75 x 20	0.5	1	道路内(歩道)
計			14	

仮設給水本管 75PP L= 202.00m (埋設部)